


Renvooi installaties

- C1 1500+ videfoon
- ⊗ bel / schel
- ⊗ plafondlichtpunt
- ⊗ wandlichtpunt
- ⊗ enkelpolige schakelaar
- ⊗ wisselschakelaar
- ⊗ dubbelpolige schakelaar
- K dubbele wandcontactdoos geard
- K 1200+ dubbele wandcontactdoos geard op 1,2m boven de vloer
- K enkele wandcontactdoos geard
- K 2400+ enkele wandcontactdoos geard tbv afzuigkap op 2,4m boven de vloer
- CVO 600+ enkele wandcontactdoos geard tbv kooktoestel op 0,6m boven de vloer
- K KK enkele wandcontactdoos geard tbv koelkast
- O aansluitpunt loos
- O b 600+ aansluitpunt loos tbv boiler op 0,6m boven de vloer
- O w 600+ aansluitpunt loos tbv vaatwasser op 0,6m boven de vloer
- aansluitpunt bedraad
- th thermostaat vloerverwarming
- CO2 hoofdbediening mechanische vent.
- ⊗ mv 4 standen schakelaar badkamer
- ⊗ mv rookmelder (aangesloten op lichtnet) conform NEN 2555
- ⊗ mv plafondafzuigpunt mechanische ventilatie positie en aantal indicatief weergegeven
- ⊗ mv plafond inblaaspunt mechanische ventilatie positie en aantal indicatief weergegeven
- MK meterkast
- ⊗ opstelplaats kooktoestel
- ⊗ spoelbak
- ⊗ KK opstelplaats koelkast
- ⊗ WTW ventilatie unit
- ⊗ lwp luchtwarmtepomp met boilervat 180 liter
- ⊗ WM opstelplaats wasmachine
- ⊗ WD opstelplaats wasdroger
- ⊗ vloerverwarming
- ⊗ verdeler vloerverwarming

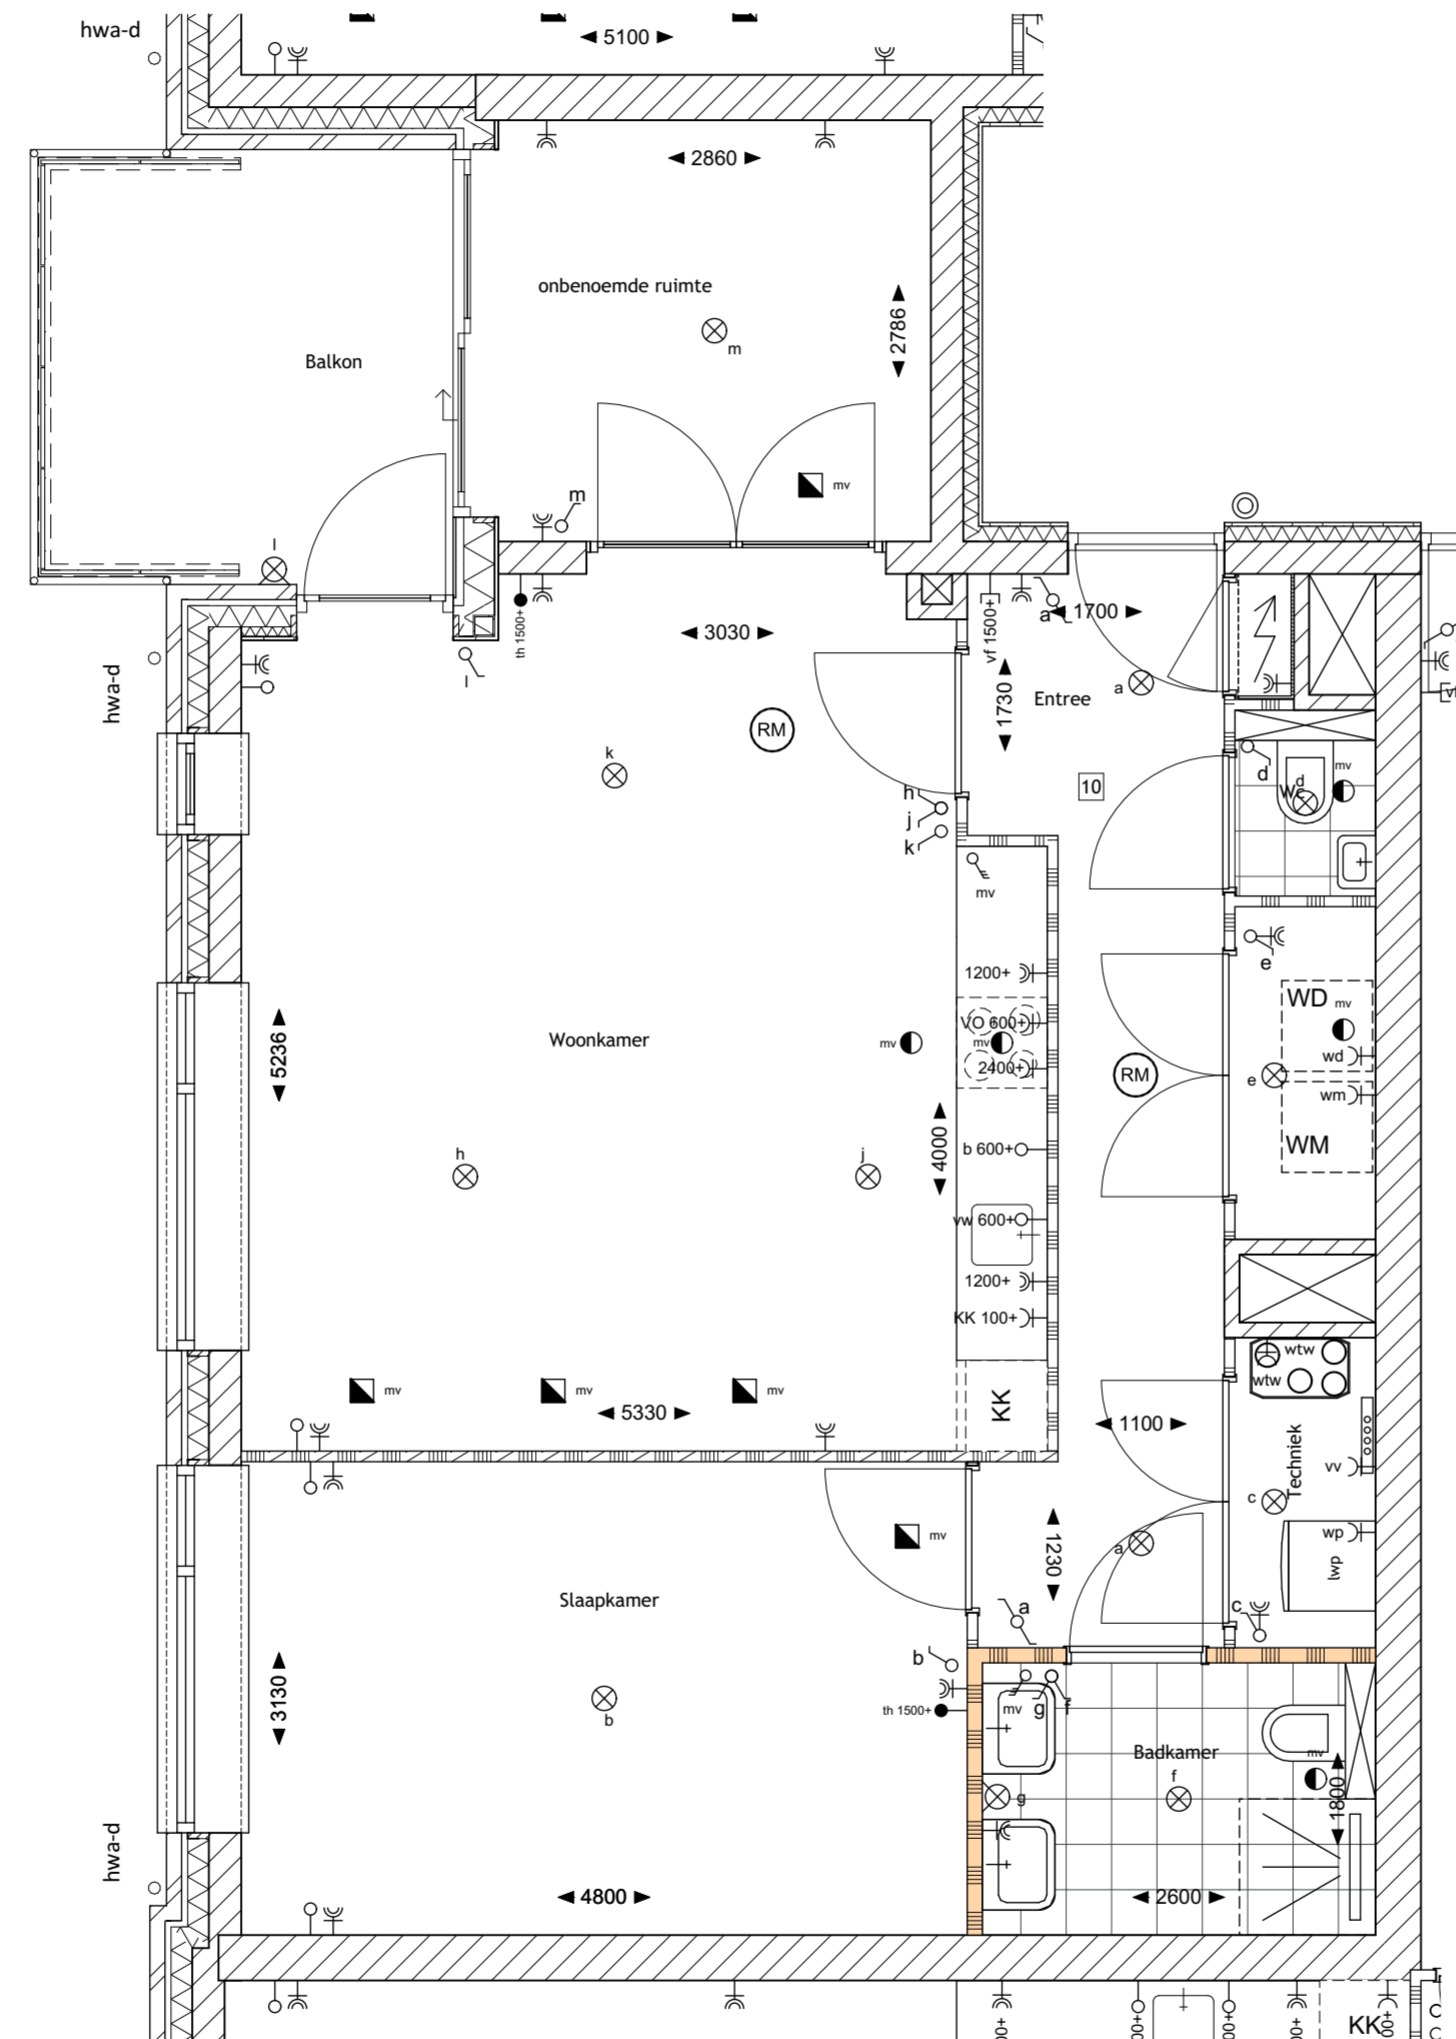

Plattegrond - Type C2 Optie dubbele deuren in woonkamer
 Bnr.: 10
 1:50

Project

Pontstaete Aalsmeer

Opdrachtgever

Poelinvest BV

Omschrijving

Optietekening appartement

Type C2

Projectfase VK Schaal 1:50

Formaat A2 Getekend PWe

Datum 28-10-2024 Gewijzigd 05-11-2024

 Schippers Architecten
 www.schippersarchitecten.nl

Werknr. Bladnr.

4691

VKo-06